


Схема расположения границ публичного сервитута

для прокладки инженерных коммуникаций: Строительство КЛ 0,4 кВ от РУ 0,4 кВ ТП-6/0,4 кВ;
Реконструкция РУ 0,4 кВ ТП-6/0,4 кВ (установка оборудования учета э/э), для электроснабжения нежилого здания по адресу: Пермский край, г.Пермь, Свердловский район, ул.Героев Хасана, дом №72, корпус ДД

Обозначение характерных точек границ	Условный номер земельного участка :ЗУ1		Mt
	X	Y	
1	2	3	4
н1	512396,65	2233024,60	0,10
н8	512363,45	2232925,60	0,10
н7	512358,92	2232927,19	0,10
н6	512356,14	2232919,52	0,10
н5	512364,34	2232916,35	0,10
н4	512399,40	2233019,71	0,10
н3	512400,12	2233019,54	0,10
н2	512401,35	2233023,33	0,10
н1	512396,65	2233024,60	0,10

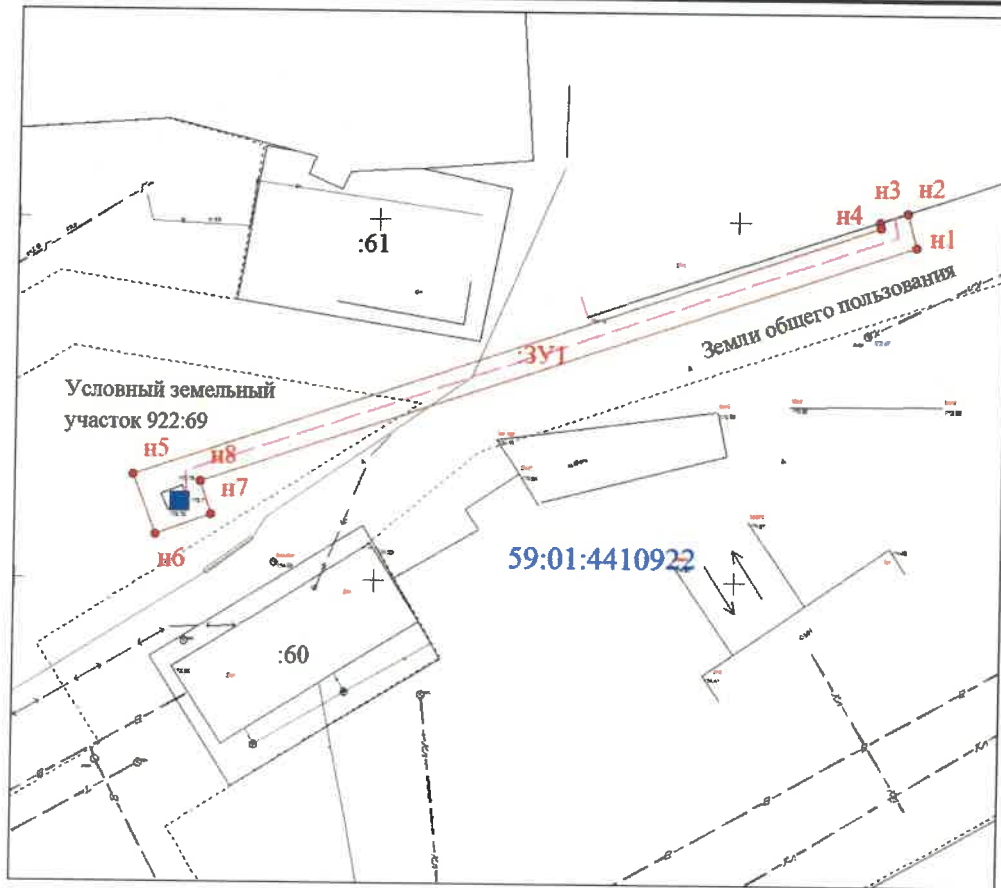

Масштаб 1 : 1000

Условные обозначения:

- граница земельного участка, установленная в соответствии с федеральным законодательством, включённая в ГКН
- граница образуемого земельного участка
- :123 - обозначение кадастрового номера исходного земельного участка
- :ЗУ1 - обозначение образуемого земельного участка
- зона с особыми условиями использования территории
- точка подключения
- границы условного земельного участка

Представитель по доверенности

№ 119-685-2020
от 25.06.2020

Михайлова

Михайлова М.А.

