


План 2 этажа

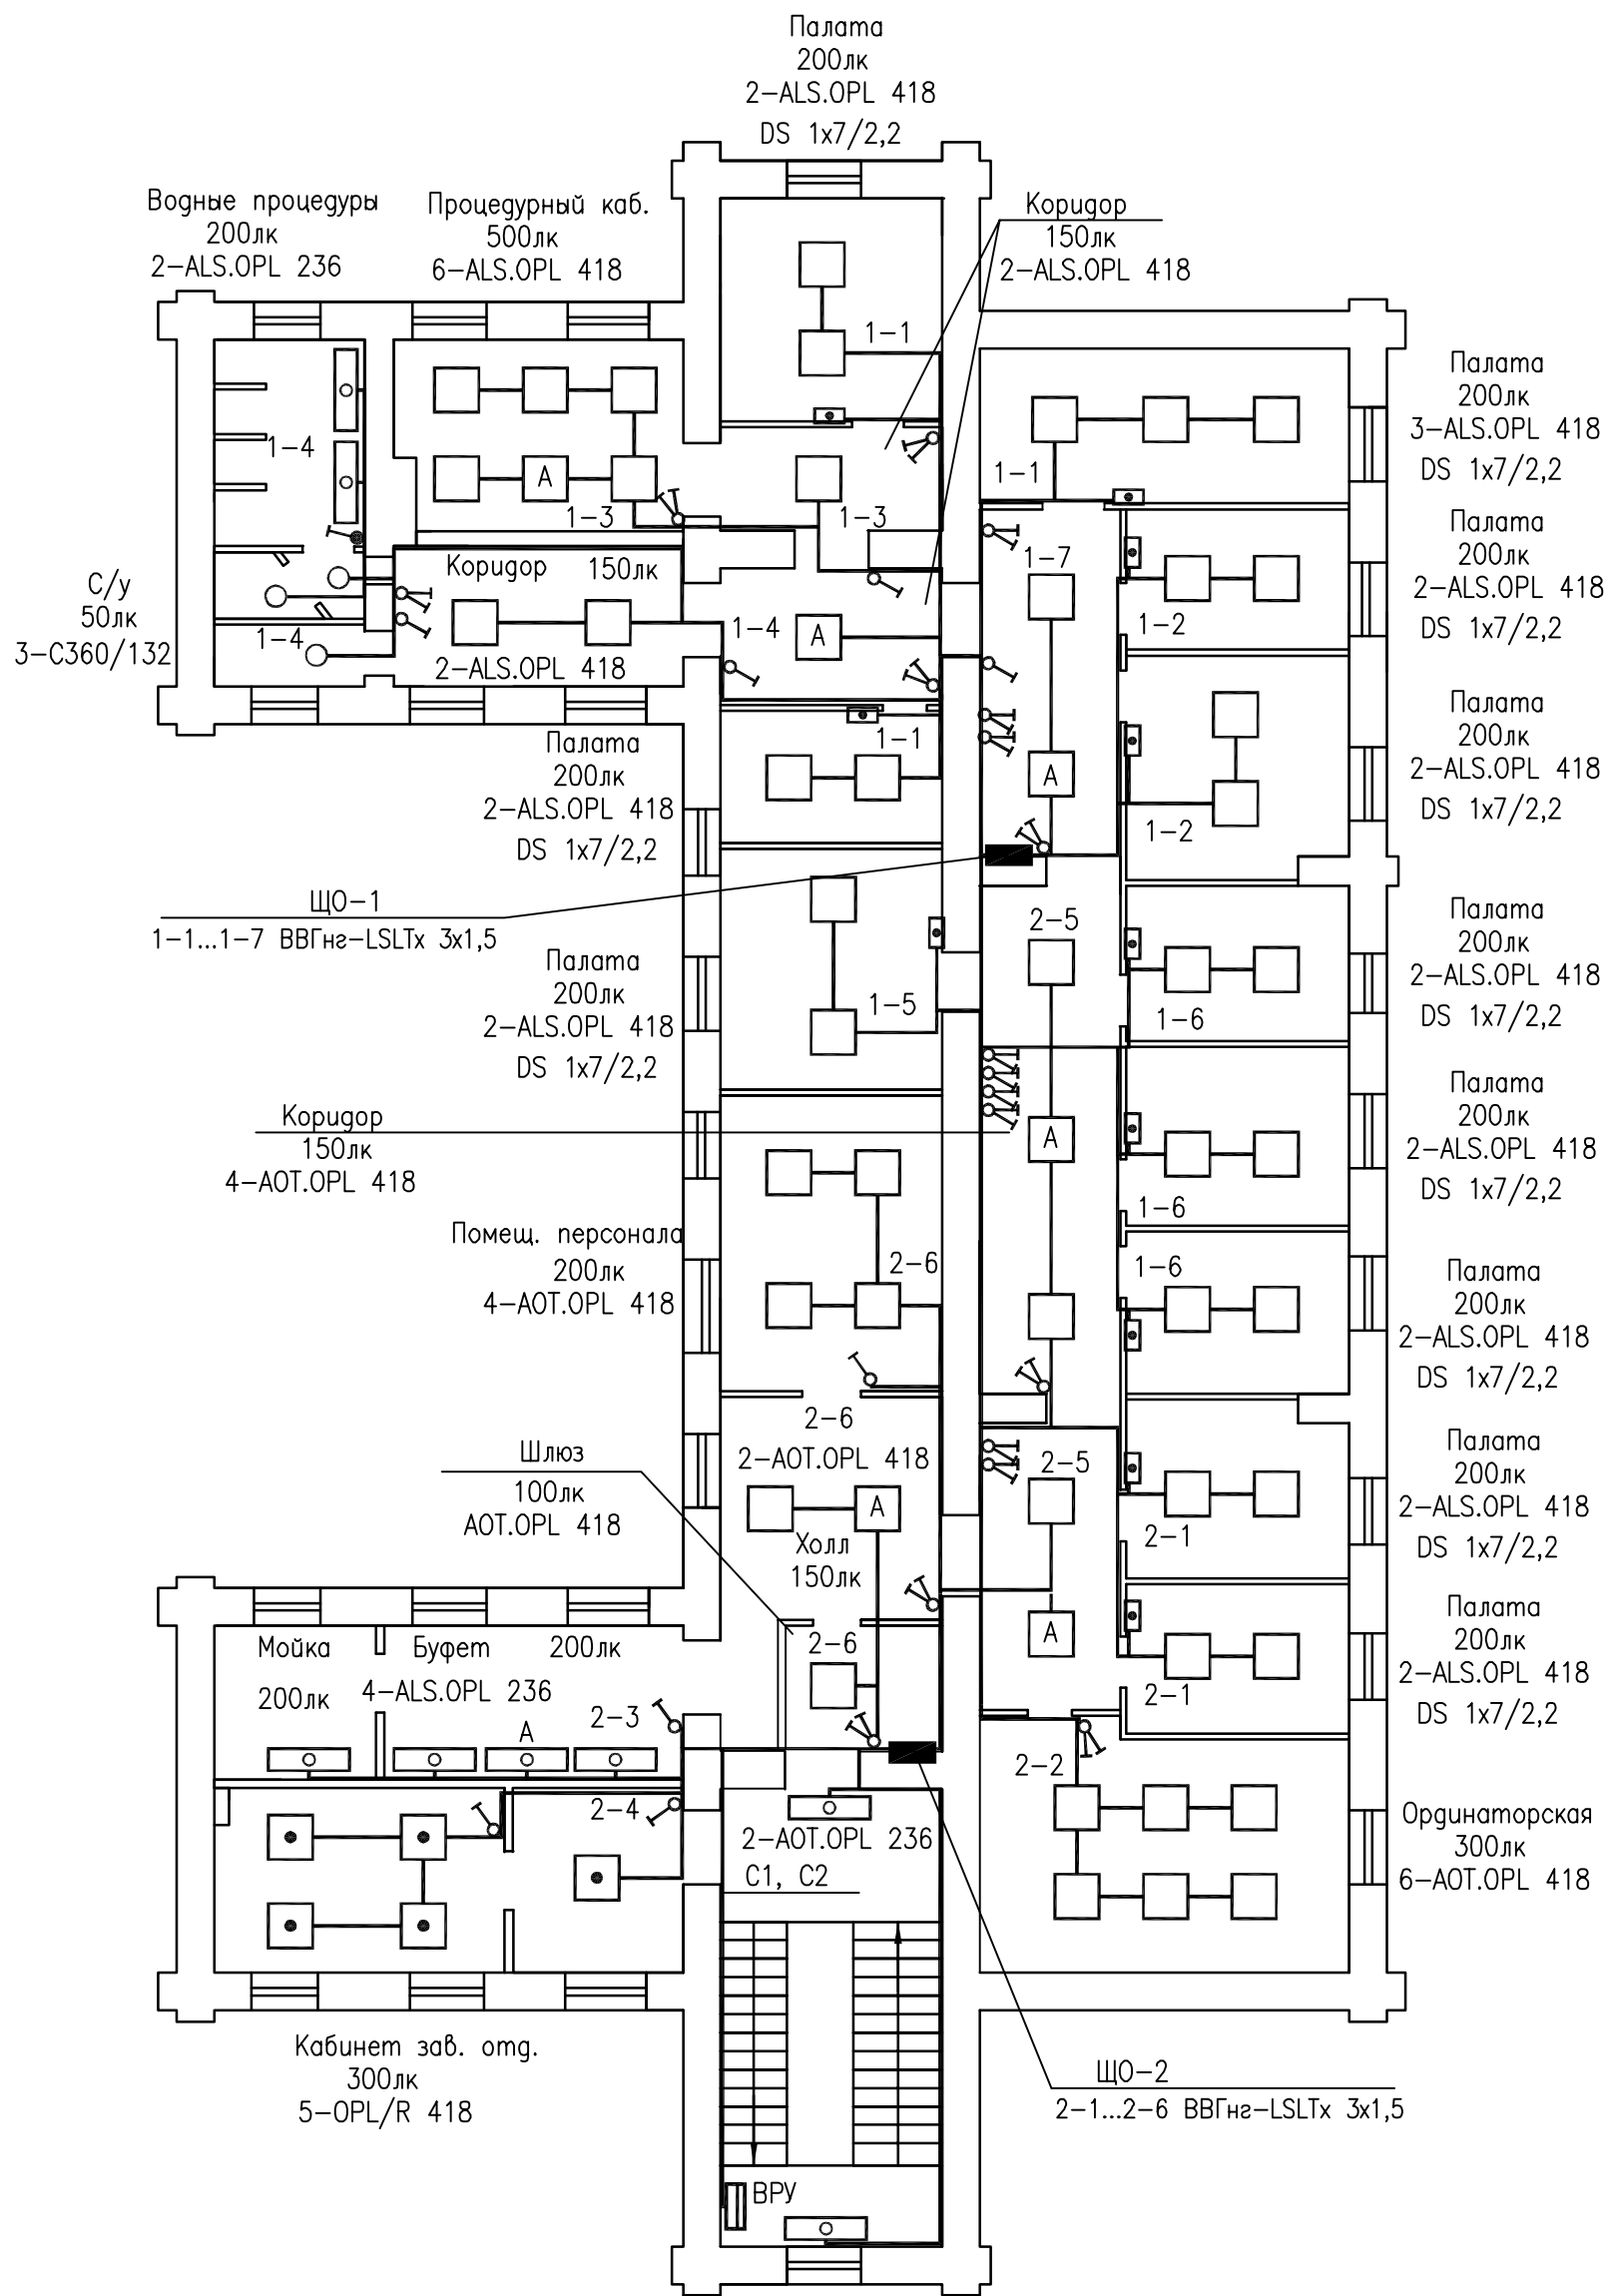

Инв. № подл. Подпись и дата. Взам. инв. №

						135-2011-ЭЛ		
						Училище Алексеевское (Насоноевское) женское.		
						МУЗ ГДКБ №9 им. П.И.Пичугина г. Пермь, ул. 25 Октября, 42		
Изм.	Кол.уч.	Лист	№ док.	Подпись	Дата		Стадия	Лист
							Р	5
Утвердил						План сетей электроосвещения 2 этажа	ООО "Герда"	
Разработал	Шитова			08.11				