


План 1 этажа

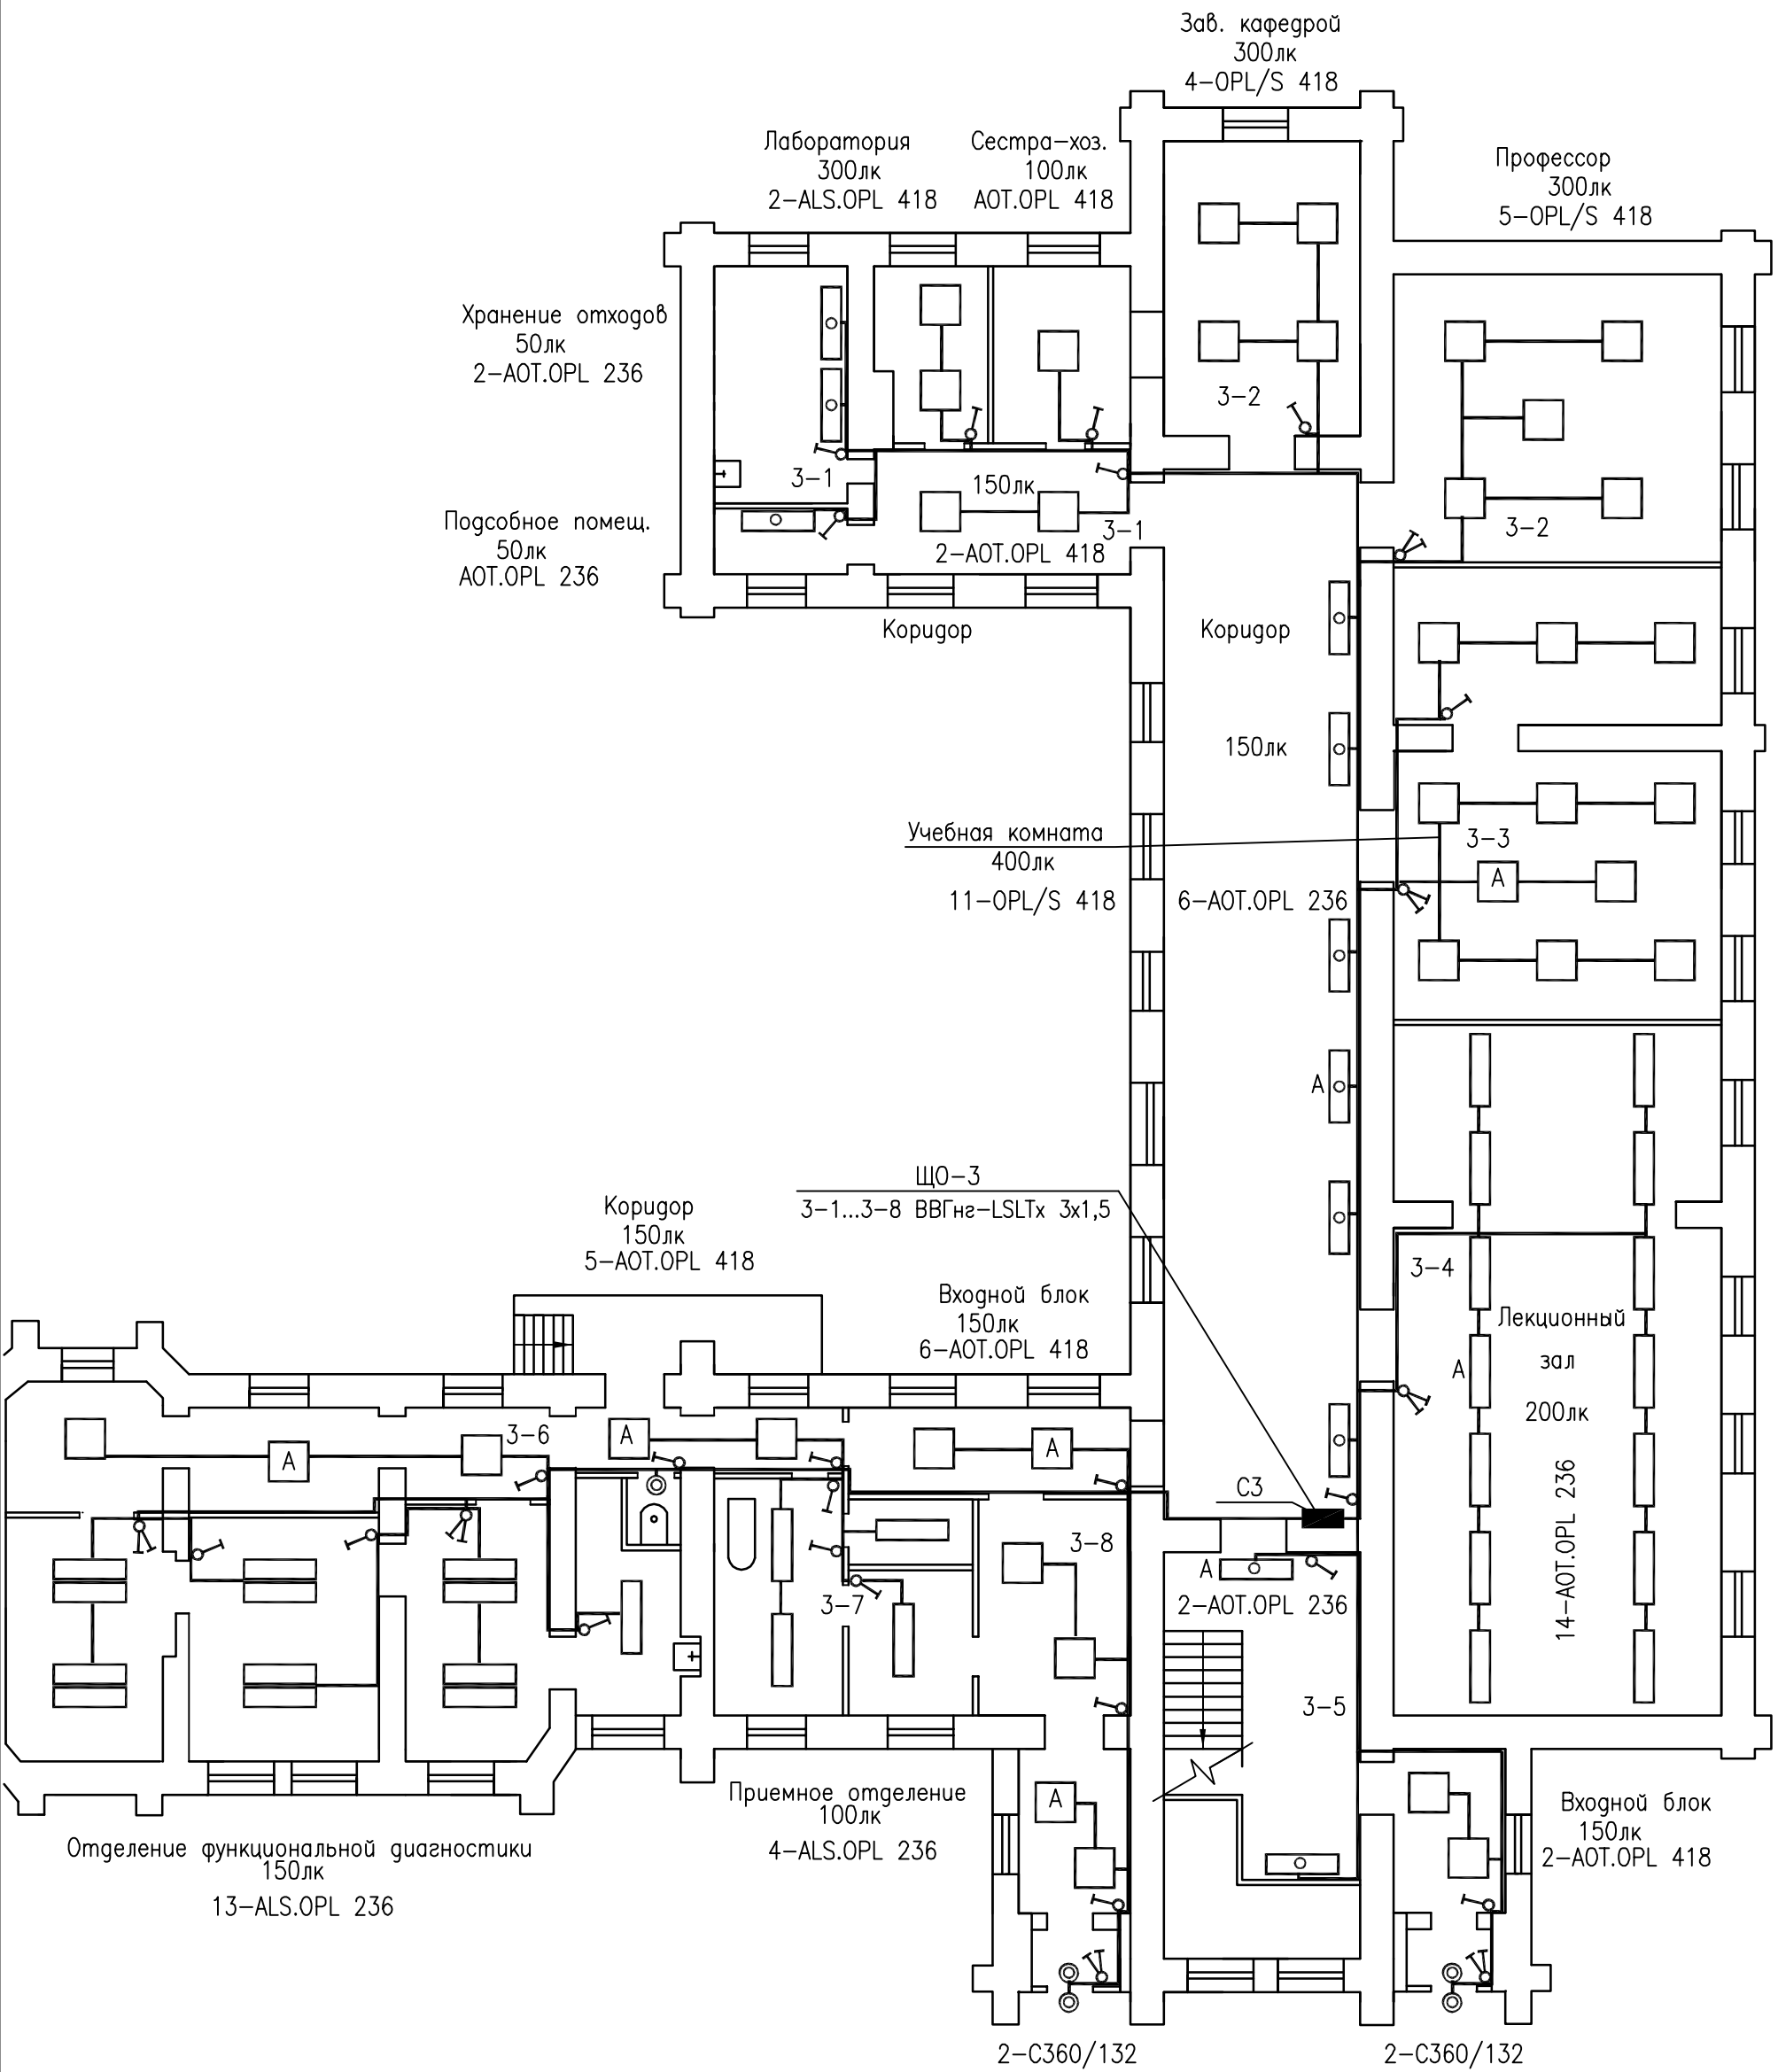

						135-2011-ЭЛ		
						Училище Алексеевское (Насоноевское) женское.		
						МУЗ ГДКБ №9 им. П.И.Пичугина г. Пермь, ул. 25 Октября, 42		
Изм.	Кол.уч.	Лист	№ док.	Подпись	Дата		Стадия	Лист
							Р	4
ГИП		Габдуллин				План сетей электроосвещения 1 этажа	ООО "Герга"	
Утвердил								
Разработал		Шитова			08.11			